


ORIENTACJA

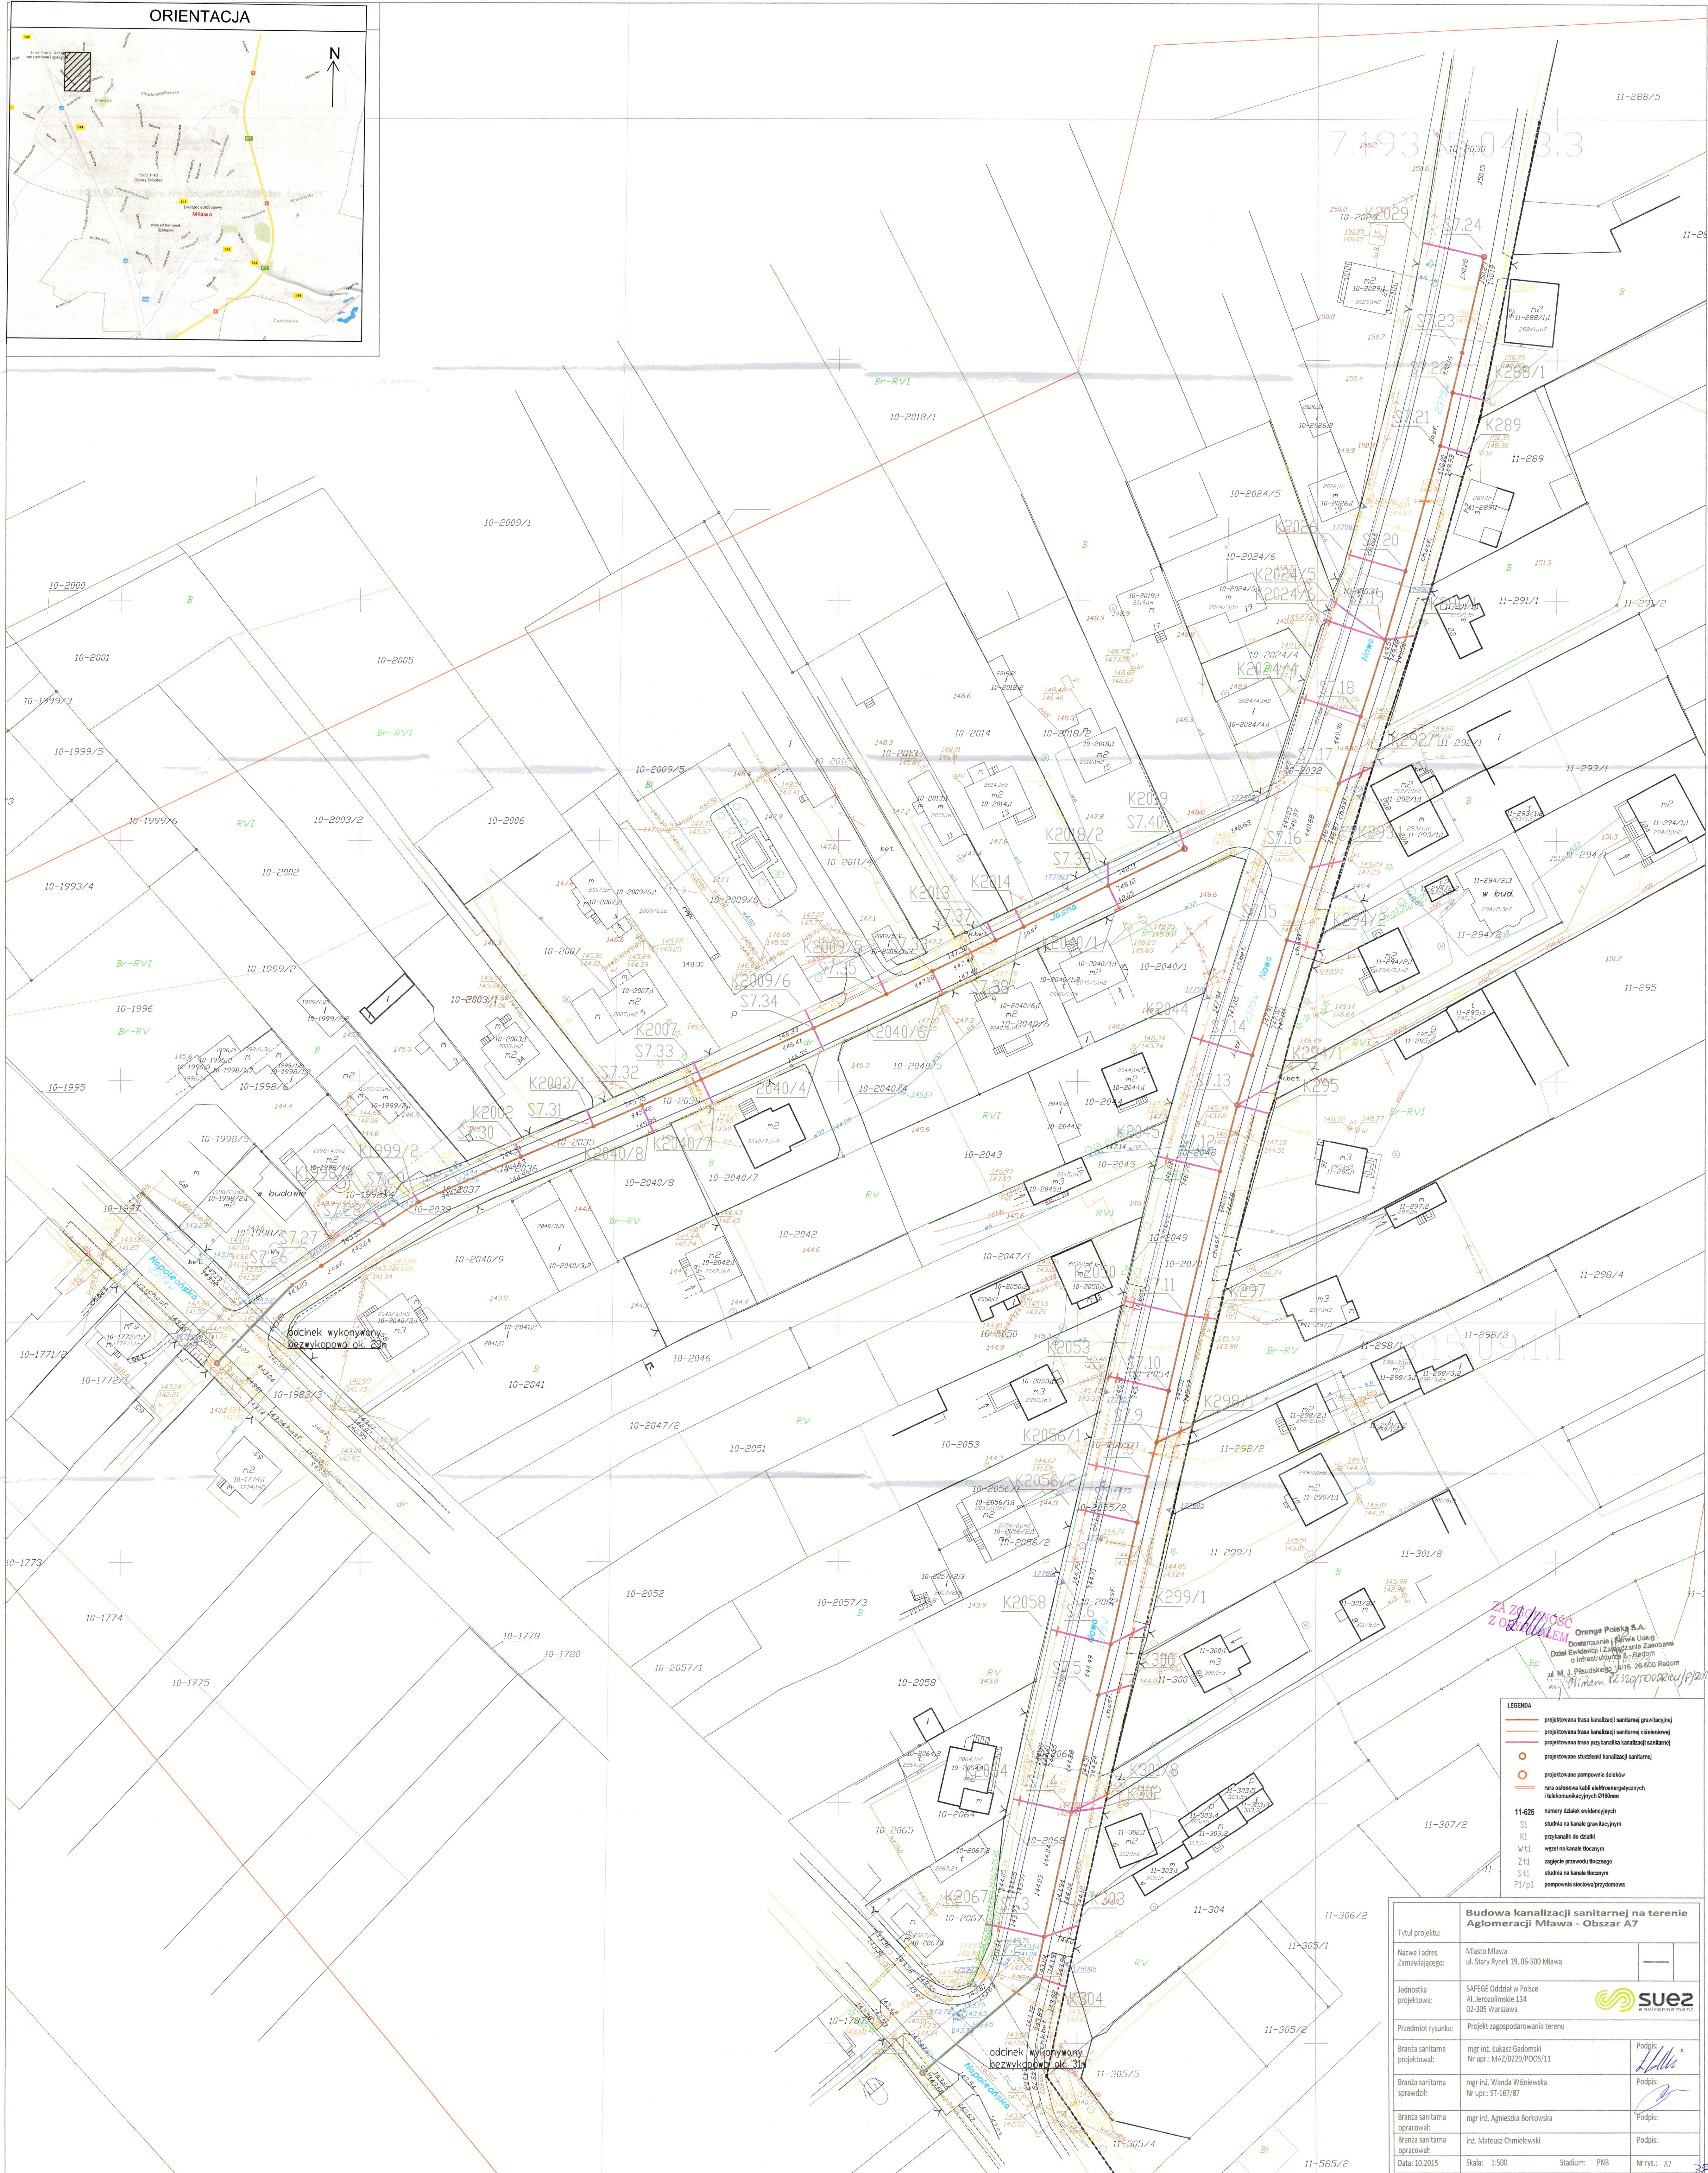

- LEGENDA**
- projektowana trasa kanalizacji sanitarnej grawitacyjnej
  - projektowana trasa kanalizacji sanitarnej ciśnieniowej
  - projektowana trasa przykanalikowej kanalizacji sanitarnej
  - projektowane studzienki kanalizacji sanitarnej
  - projektowane pompienice ściekowe
  - rura osobowa kabli elektroenergetycznych i telekomunikacyjnych Ø140mm
  - 11-626 numery działek ewidencyjnych
  - S1 studnia na kanale grawitacyjnym
  - K1 przykanalik do działki
  - V11 wpał na kanale bocznym
  - Z11 zgłębienie przewodu bocznego
  - S11 studnia na kanale bocznym
  - P11/p1 pompienica sieciowej przykanalikowej

<b>Budowa kanalizacji sanitarnej na terenie Aglomeracji Mława - Obszar A7</b>	
Tytuł projektu:	Budowa kanalizacji sanitarnej na terenie Aglomeracji Mława - Obszar A7
Nazwa i adres Zamawiającego:	Miasto Mława ul. Stary Rynek 19, 06-500 Mława
Jednostka projektowa:	SAFEGE Oddział w Polsce Al. Jerozolimskie 134 02-305 Warszawa
Przedmiot rysunku:	Projekt zagospodarowania terenu
Bransza sanitarna projektował:	mgr inż. Łukasz Gadomski Nr upr.: MAZ/0229/POOS/11
Bransza sanitarna sprawdził:	mgr inż. Wanda Wiśniewska Nr upr.: ST-167/87
Bransza sanitarna opracował:	mgr inż. Agnieszka Borkowska
Bransza sanitarna opracował:	inż. Mateusz Chmielowski
Data: 10.2015	Skala: 1:500
Stadium: PNB	Nr rys.: A7