


ORIENTACJA

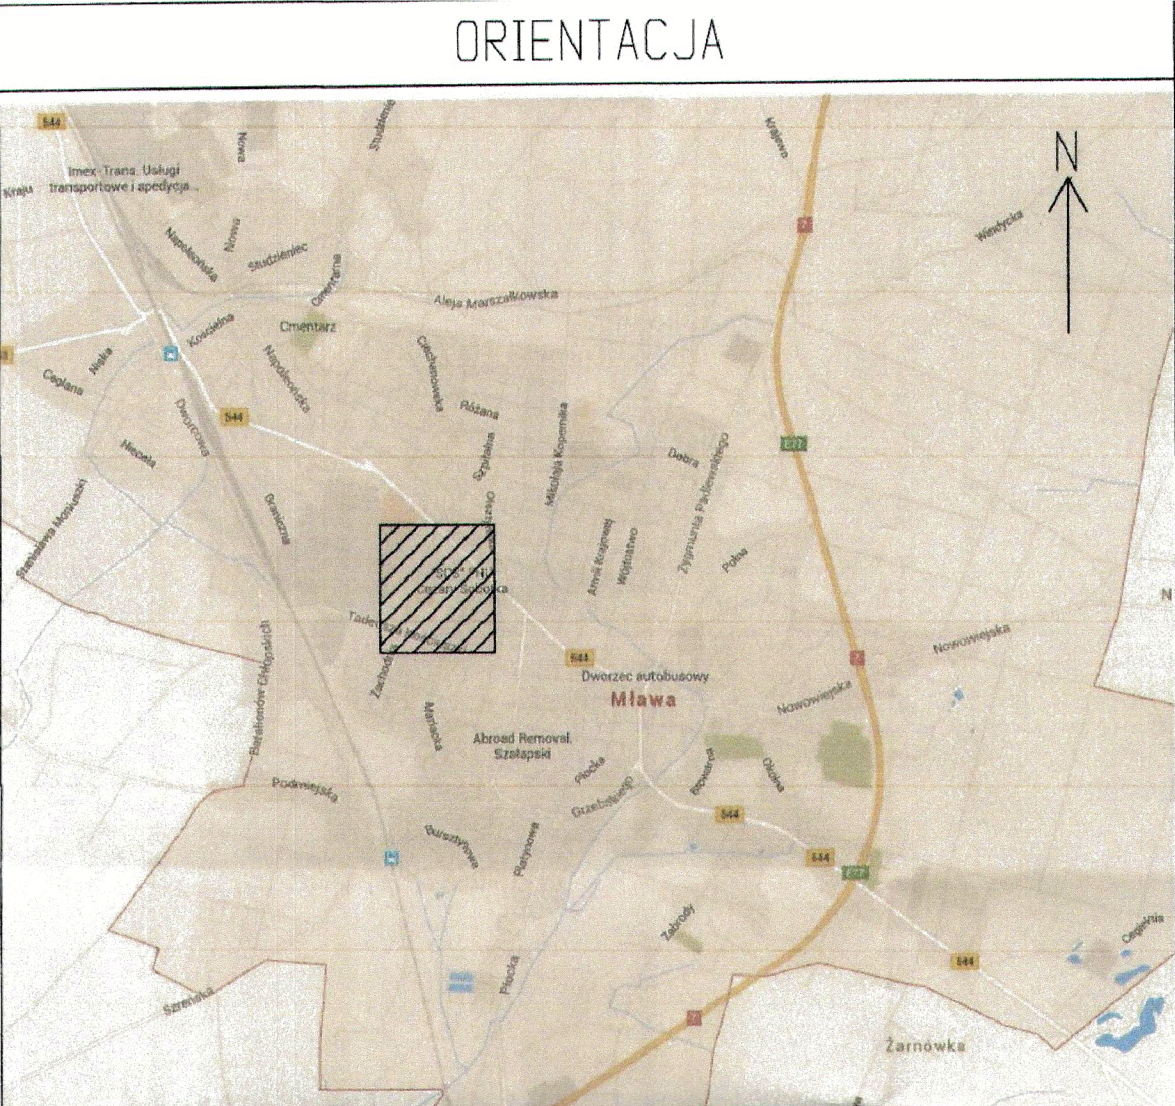

7.193.15.14.2.3

STAROSTWO POWIATOWE W MŁAWIE

Wydział Geodezji, Katastru i Gospodarki Nieruchomościami
Zespół ds. Koordynacji Usługowania Projektowanych Sieci Uzbrojenia Terenu

Na podstawie art. 28b i 28c ustawy z dnia 17 maja 1998r. Prawo geodezyjne i kartograficzne (Dz.U. z 2010r. Nr 153, poz. 267, z późn. zm.) na podstawie korespondencji zgodzono sytuowanie projektowanych sieci uzbrojenia terenu.
Sieć kanalizacyjna z przyłączami
Wyszczególnienie elementów sieci uzbrojenia terenu:
Umieszczenie i oznaczenie sieci uzbrojenia terenu: wytyczenie i geodezyjne
bzw. tworzenie powykonawczych przez jednostki uprawnione do wykonywania prac
geodezyjnych.
W celu zgodności realizacji sieci uzbrojenia terenu z projektem inwestora
zgodnie z projektem jest przedłożony, mimo że wykonanie powykonawczych
dokonywać samostanowi architektoniczno-budowlanej.

ZA ZGODNOŚĆ
Z ORYGINAŁEM

STAROSTWO POWIATOWE
Wydział Infrastruktury
06-500 Mława, ul. Heymona 6
tel. (23) 655-29-13, 654-33-11

- LEGENDA
- projektowana trasa kanalizacji sanitarnej grawitacyjnej
 - projektowana trasa kanalizacji sanitarnej ciśnieniowej
 - projektowana trasa przyłącza kanalizacji sanitarnej
 - projektowane studzienki kanalizacji sanitarnej
 - projektowane pompy ściekowe
 - numery działek ewidencyjnych
 - studnia na kanale grawitacyjnym
 - przykanalik do działki
 - Wtł węzeł na kanale tłocznym
 - Ztł zagięcie przewodu tłocznego
 - Stł studnia na kanale tłocznym
 - Pl/pł pompywa sieciowa/przydomowa

Opracowanie dokumentacji projektowej budowy kanalizacji sanitarnej na terenie Aglomeracji Mława	
Tytuł projektu:	Mława
Nazwa i adres Zamawiającego:	Mława, ul. Stary Rynek 19, 06-500 Mława
Jednostka projektowa:	SAFEGE Oddział w Polsce ul. Sołec 22 00-410 Warszawa
Przedmiot rysunku:	Projekt zagospodarowania terenu
Branta sanitarna projektował:	mgr inż. Łukasz Gadowski Nr upr.: MAZ/0225/POOS/11
Branta sanitarna sprawdził:	mgr inż. Wanda Wiśniewska Nr upr.: ST-167/87
Branta sanitarna opracował:	mgr inż. Agnieszka Borkowska
Data: 08.2015	Skala: 1:500 Stadium: PNB Nr rys.: AS.2

ŁĄCZY ARKUSZ A5.3