



RZUT PIWNICY SKALA 1:100

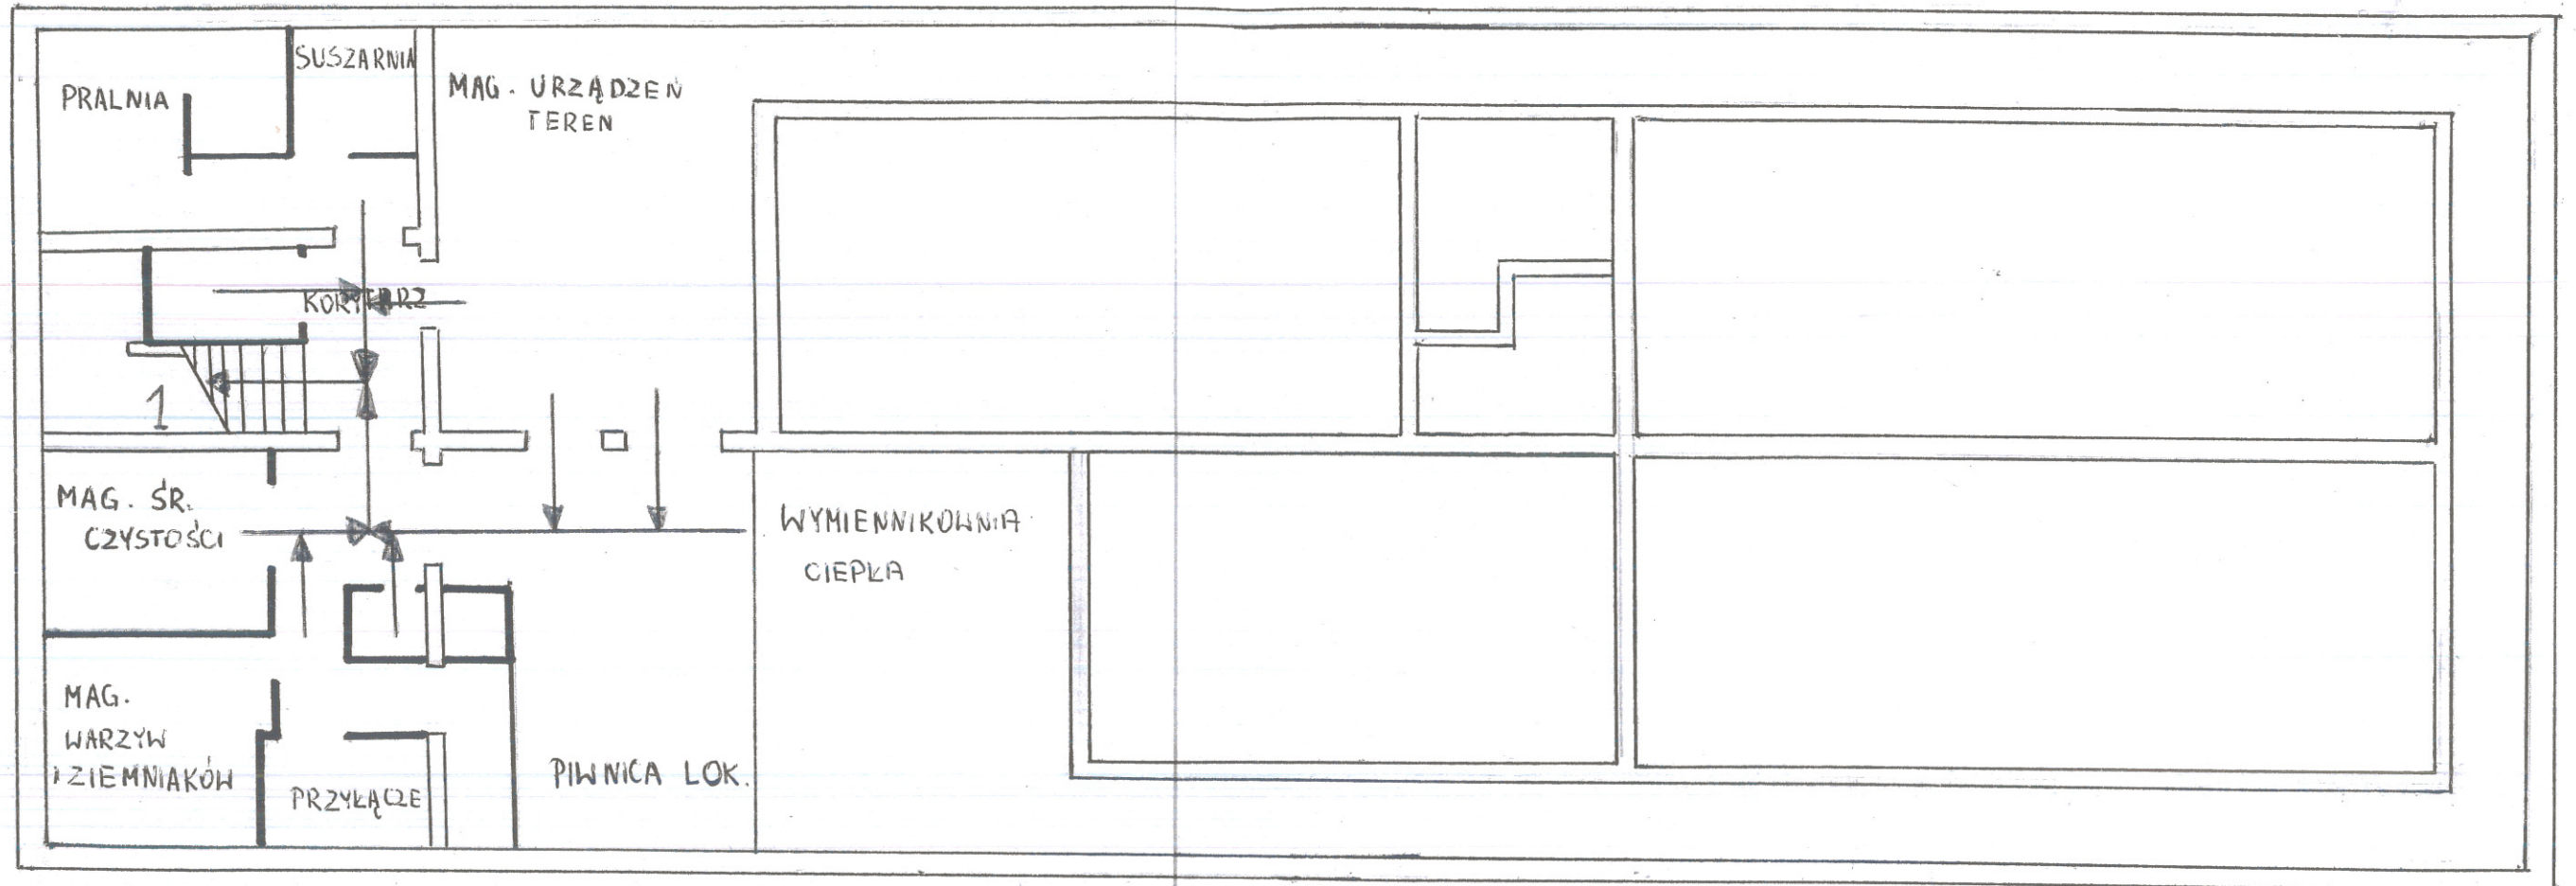

LEGENDA:

- KIERUNKI DRÓG EWAKUACYJNYCH
- ILOŚĆ OSÓB


RZUT I PIĘTRA SKALA 1:100

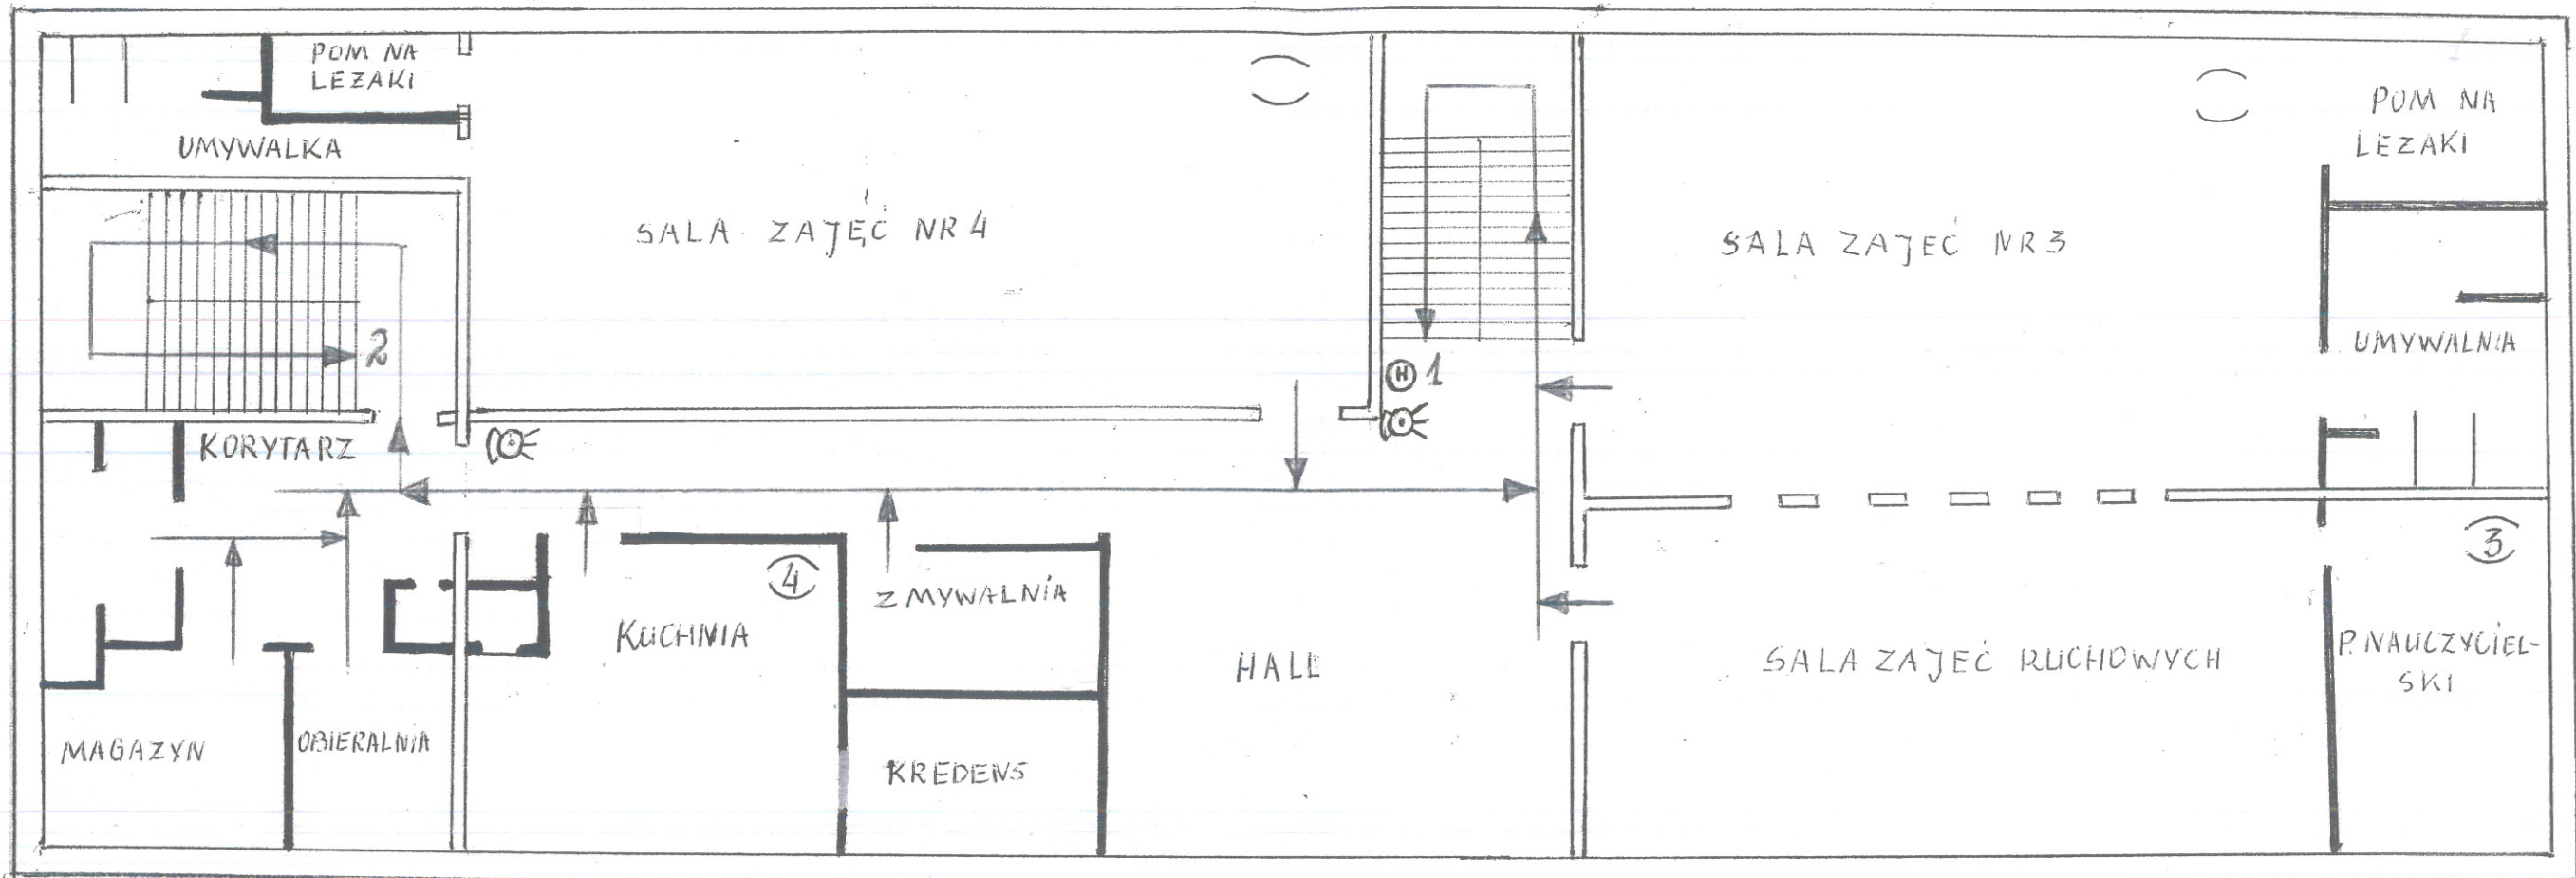

LEGENDA:

- KIERUNKI DRÓG EWAKUACYJNYCH
- ④ ILOŚĆ OSÓB
- ⚡ GŁÓWNY WYŁĄCZNIK PRĄDU
- Ⓜ HYDRANT P. POZ.
- ⊕ GĄSNICA
- 1, 2, ZEJŚCIE NA PARTER

RZUT PARTERU SKALA 1:100

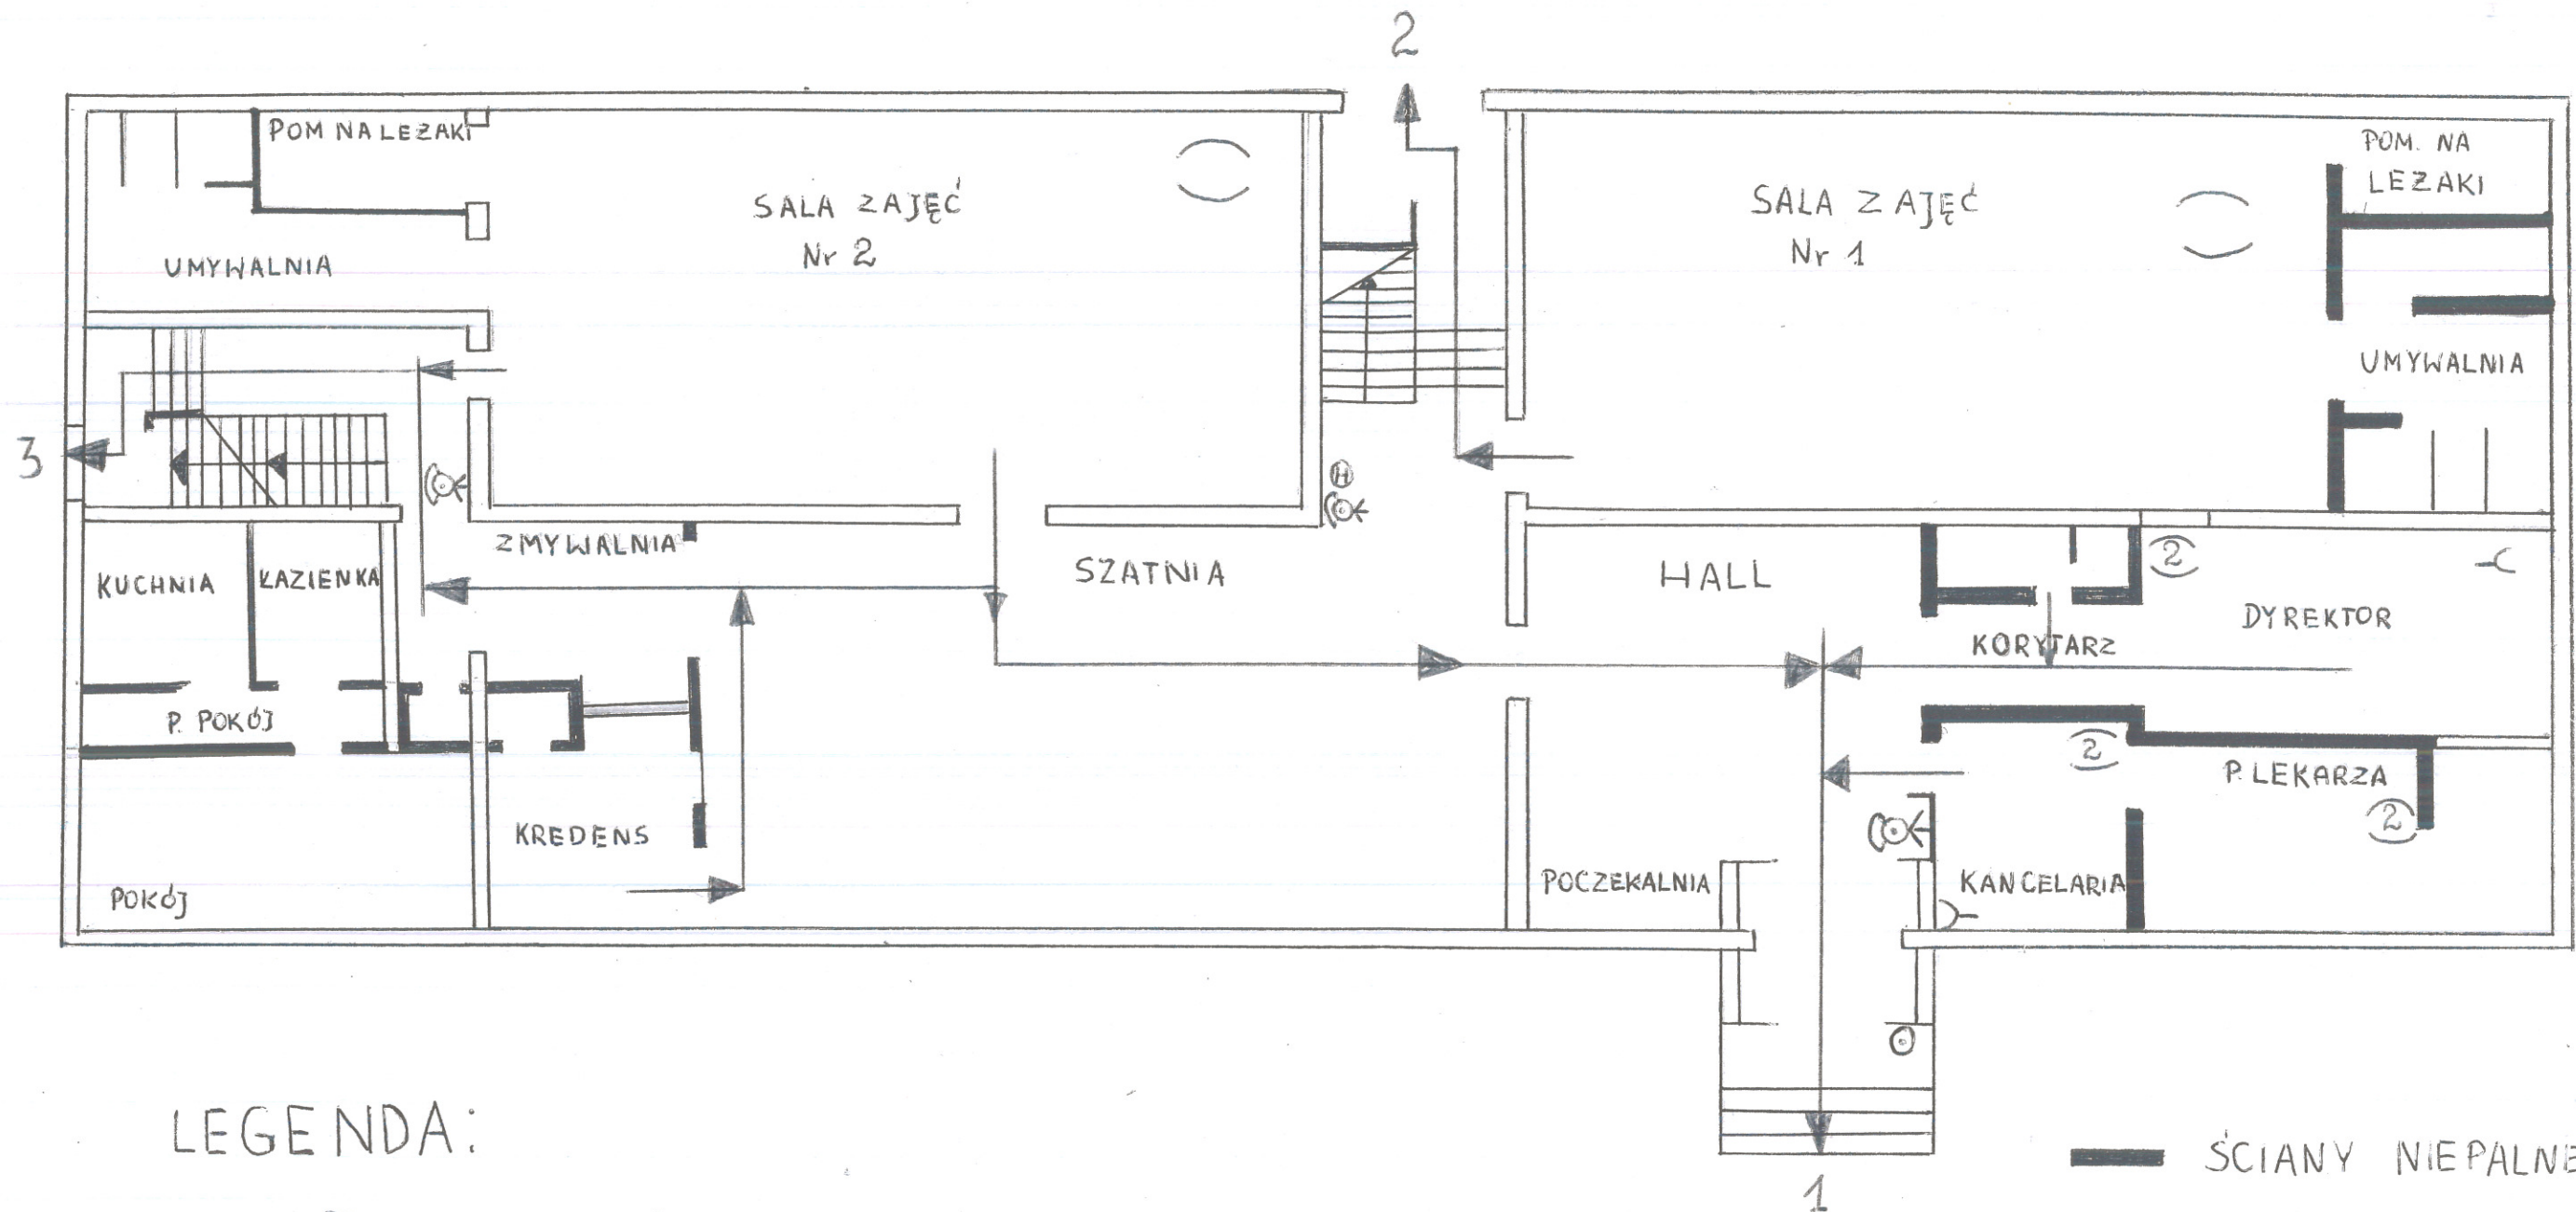

LEGENDA:

➔ KIERUNEK DRÓG EWAKUACYJNYCH

② ILOŚĆ OSÓB

⚡ GŁÓWNY WYKŁĄCZNIK PRĄDU

⊕ HYDRANT P. POZ.

☒ GAŚNICA

— ŚCIANY NIEPALNE

☒ TELEFON

— ŚCIANY PALNE

⊙ PRZYCISK ALARM

1, 2, 3. WYJŚCIA NA ZEWN.